

DETERMINA DEL DIRETTORE GENERALE
ASUR
N. DEL

Oggetto: [Lavori di ampliamento pronto soccorso dell' Ospedale di Urbino (PU) – Approvazione progettazione esecutiva delle opere elettriche – Autorizzazione a contrarre.]

IL DIRETTORE GENERALE
ASUR

- . . . -

VISTO il documento istruttorio, riportato in calce alla presente determina, dal quale si rileva la necessità di provvedere a quanto in oggetto specificato;

RITENUTO, per i motivi riportati nel predetto documento istruttorio e che vengono condivisi, di adottare il presente atto;

VISTA l'attestazione del Dirigente del Bilancio e del Dirigente U.O. supporto al controllo di Gestione dell'Area Vasta n. 1 con riferimento al bilancio annuale di previsione;

ACQUISITI i pareri favorevoli del Direttore Sanitario e del Direttore amministrativo, ciascuno per quanto di rispettiva competenza;

- D E T E R M I N A -

1) di approvare il progetto esecutivo *delle opere elettriche*, presentato dalla Società Termostudi srl con sede ad Ancona in Via Guido Rossa n. 8, relativo ai lavori di ampliamento del reparto del pronto soccorso dell'Ospedale "Santa Maria della Misericordia" di Urbino, che si compone degli elaborati descritti nel documento istruttorio ed acquisiti agli atti di questa Amministrazione;

2) Di approvare il seguente quadro economico delle opere elettriche dei lavori di ampliamento del pronto soccorso dell'Ospedale di Urbino:

Opere elettriche

Opere elettriche	€.	168.111,23	
Oneri della sicurezza	€.	<u>3.038,58</u>	
Sommano			€. 171.149,81

SOMME A DISPOSIZIONE:

IVA sui lavori 10%	€.	17.114,98
Spese tecniche +C.N.P.A.I.A 4%	€.	40.500,00
I.V.A. Spese tecniche 22%	€.	8.910,00
Opere in economia per completamento		
Impianti meccanici IVA compresa	€.	50.000,00

Imprevisti + Iva	€.	11.365,21	
Incentivi ex art. 95			
D.Lgs. n. 163/06 e s. m. e i.	€.	960,00	
Somma			€. 128.850,19
TOTALE			€. 300.000,00

- 3) Di dare atto che il responsabile unico del procedimento, ai sensi dell'art. 10 del D.Lgs n. 163/2016 e s. m. e i., è il Dott. Ing. Rodolfo Cascioli, Direttore U.O.C. Patrimonio, Nuove Opere e Attività Tecniche dell'ASUR Area Vasta n. 1;
- 4) Di autorizzare successivamente il RUP, nei limiti della normativa in materia, ad espletare tutte le procedure necessarie finalizzate all'avvio dell'intervento di affidamento delle opere elettriche;
- 5) di liquidare le competenze professionali relative alla progettazione esecutiva delle opere impiantistiche, alla Società di ingegneria Termostudi srl, con sede ad Ancona, in Via Guido Rossa n. 8, - P.IVA 01274040425, per un importo di €. 18.355,73, al lordo degli oneri di legge, corrispondente alla parcella del 15/02/2016;
- 6) Di dare atto che la spesa complessiva dell'intervento delle opere elettriche di *ampliamento del reparto pronto soccorso dell'Ospedale di Urbino (PU)*, che ammonta ad €. 300.000,00, viene finanziata con i fondi correnti del bilancio 2016 e verrà registrata sul conto 0102020204 "fabbricati indisponibili";
- 7) Di trasmettere il presente atto al Collegio Sindacale a norma dell'art. 17 della L.R. 26/96 e s. m. e. i..
- 8) Di dare atto che la presente determina non è sottoposta a controllo regionale, ai sensi dell'art. 4 della legge n. 412/91 e dell'art. 28, della L.R. 26/96 e s.m.e i. ed è efficace dal giorno di pubblicazione nell'albo pretorio informatico aziendale, ai sensi dell'art. 1, comma 6 L.R. n. 36/2013.

IL DIRETTORE GENERALE
(Dr. Alessandro Marini)

IL DIRETTORE AMMINISTRATIVO
(Dott. Pierluigi Gigliucci)

IL DIRETTORE SANITARIO
(Dr.ssa Nadia Storti)

La presente determina consta di n. 8 pagine di cui n. 8 pagine di allegati che formano parte integrante della stessa.

- DOCUMENTO ISTRUTTORIO -

AREA VASTA N. 1

U.O.C. PATRIMONIO, NUOVE OPERE E ATTIVITA' TECNICHE

RICHIAMATE le seguenti normative in materia di lavori pubblici:

- Legge Regionale n. 13/2003 Riorganizzazione del Servizio Sanitario Regionale e s. m. e i.;
- D.Lgs n. 163 del 12/04/2006 "Codice dei contratti pubblici relativi a lavori, servizi e forniture in attuazione delle direttive 2004/17/CE e 2004/18/CE".
- D. Lgs. n. 81 del 9 aprile 2008 "Attuazione dell'art. 1 della legge 3 agosto 2007, n. 123 in materia di tutela della salute e della sicurezza nei luoghi di lavoro";
- D.P.R. n. 207 del 5/10/2010 "Regolamento di esecuzione ed attuazione del D.Lgs. n.163/2006";

Richiamate le seguenti determinazioni:

- Determina del Direttore Generale dell'ASUR n. 760/ASURDG del 04/11/2015 "Adozione della proposta di programma triennale dei lavori pubblici 2016//2017/2018 e dell'elenco annuale 2016";
- Determina del Direttore Generale dell'ASUR n. 77/ASURDG del 05/02/2016 "Lavori di ampliamento pronto soccorso dell'Ospedale di Urbino (PU)- Approvazione preliminare, definitiva ed esecutiva delle opere edili - Autorizzazione a contrarre".

Con determina del Direttore Generale dell'ASUR - Marche, n. 760/ASURDG del 04/11/2015 è stato adottato lo schema di programma triennale 2016/2017/2018 e l'elenco annuale 2016 dei lavori da realizzare da parte dell'ASUR;

Tra i vari interventi inseriti nel programma triennale dei lavori 2016-2018 e nell'elenco annuale del 2016, risulta previsto anche quello relativo all'ampliamento del reparto del pronto soccorso dell'ospedale "Santa Maria della Misericordia " di Urbino (PU), per un importo complessivo di €. 600.000,00;

Con determina del Direttore Genera ASUR 77/ASURDG del 05/02/2016 si è provveduto ad approvare la progettazione definitiva ed esecutiva delle opere edili e strutturali dei lavori di completamento del pronto soccorso dell'Ospedale di Urbino e si è autorizzato l'avvio delle procedure finalizzate all'affidamento delle suddette opere edili;

Ora, si ritiene necessario provvedere all'approvazione *del progetto esecutivo delle opere elettriche*, a tal fine il RUP Dott. Ing. Rodolfo Cascioli, ha provveduto ad attivare le procedure finalizzate all'individuazione di un professionista esterno, al quale affidare la realizzazione della progettazione esecutiva delle opere elettriche dei lavori di ampliamento del reparto di pronto soccorso dell'ospedale di Urbino; trattandosi di incarichi la cui entità risulta al di sotto della soglia di €. 40.000,00, è stato possibile procedere con affidamento diretto da parte del RUP, ai sensi dell'art. 125 comma 11 u.c. del D.LGs n. 163/2006 e s. m. e i., che dispone: "per servizi e forniture inferiori a quarantamila Euro, è consentito l'affidamento diretto da parte del responsabile del procedimento;

La selezione è avvenuta individuando un professionista, con i necessari requisiti previsti dalla normativa, scelto tra quelli inseriti nell' "elenco aperto degli operatori economici per l'affidamento di servizi tecnici di ingegneria ed architettura relativi ai lavori pubblici", pubblicato con avviso pubblico sul sito ASUR Area Vasta n. 1 in data 19/02/2015, da interpellare nel corso degli anni 2015/2020;

Lo studio tecnico individuato, per la realizzazione della progettazione impiantistica del pronto soccorso dell'ospedale di Urbino, è risultato la Termostudi srl Società di Ingegneria con sede ad Ancona, in Via Guido Rossa n. 8 – P.IVA 01274040425;

Con nota del 09/10/12/2015 prot. n. 80710ASURAV1|PROAV1|A, la Società di ingegneria Termostudi srl, con sede ad Ancona, ha presentato a questa stazione appaltante, la documentazione relativa alla progettazione esecutiva delle opere elettriche di ampliamento del reparto pronto soccorso dell'Ospedale Santa Maria della Misericordia di Urbino, che si compone dei seguenti elaborati:

IMPIANTI ELETTRICI

IE-RTS	Relazione Tecnica Specialistica	
IE-DTP	Disciplinare Tecnico Prestazionale	
IE- EPU	Elenco Prezzi Unitari	
IE-CM	Computo Metrico	
IE-CME	Computo Metrico Estimativo	
IE-FC	Fascicolo Calcoli	
IE-01	Schema di installazione canalizzazioni, impianto di terra, forza motrice e trasmissione dati	scala 1:100
IE-01	Schema di installazione canalizzazioni, impianto di terra, forza motrice e trasmissione dati	scala 1:100
IE-02	Schema di installazione impianto di illuminazione, impianto di alimentazione C.D.Z. e impianti speciali	scala 1:100
IE-03	Schemi elettrici unifilari	scala -:--
IE-04	Classificazione degli ambienti ai sensi della CEI 64-8/7	scala 1:100

e del seguente quadro economico:

Opere elettriche

Opere elettriche	€.	168.111,23
Oneri della sicurezza	€.	<u>3.038,58</u>
Sommano		€. 171.149,81

SOMME A DISPOSIZIONE:

IVA sui lavori 10%	€.	17.114,98
Spese tecniche +C.N.P.A.I.A 4%	€.	40.500,00
I.V.A. Spese tecniche 22%	€.	8.910,00
Opere in economia per completamento		
Impianti meccanici IVA compresa	€.	50.000,00
Imprevisti + Iva	€.	11.365,21
Incentivi ex art. 95		
D.Lgs. n. 163/06 e s. m. e i.	€.	<u>960,00</u>
Sommano		€. 128.850,19
TOTALE		€. 300.000,00

L'ospedale di Urbino è composto da diversi corpi di fabbrica tutti collegati tra loro, il Pronto soccorso si trova al piano terra del corpo di fabbrica prospiciente la rotatoria dove confluiscono Viale Comandino e Viale Giuseppe di Vittorio, sul lato Ovest del piano terra

dell'edificio principale, in aderenza ad esso si trova un piccolo corpo di fabbrica ad un solo piano utilizzato come camera calda con bagno per i fruitori del servizio.

Il pronto Soccorso attualmente è composto da: camera calda con accesso delle ambulanze, bagno, sala attesa, locale triage, due ambulatori, sala emergenza, degenza e osservazione separate da un antibagno e due bagni; attraverso un disimpegno tutti gli ambienti sono collegati alla sala d'attesa barellati con annesso w.c., guardiola infermieri, cucinetta e w.c., deposito sporco, locale medici di guardia ed ufficio caposala, infine attraverso il corridoio e locale sala di attesa si accede ai seguenti altri locali: due archivi, un deposito, un disimpegno ed un bagno con antibagno.

Con il presente intervento di ampliamento, il Pronto Soccorso avrà maggiori spazi a disposizione al fine di garantire un migliore svolgimento del servizio. Verranno realizzati due ampliamenti:

- 1) in corrispondenza dell'attuale camera calda;
- 2) in corrispondenza del corridoio-sala d'attesa.

I lavori impiantistici concernono:

- per la camera calda, di nuova realizzazione, l'installazione di tutte le componenti impiantistiche necessarie alla sua completa funzionalità in condizioni di sicurezza ottimali per operatori e pazienti;
- per i locali di servizio del Pronto Soccorso, oggetto, di ristrutturazione, il rifacimento delle componenti impiantistiche.

In data 03/12/2015, il RUP Dott. Ing. Rodolfo Cascioli, ai sensi dell'art. 55 del D.P.R. 207/2010 ha provveduto a sottoscrivere il verbale di validazione dei progetti definitivi ed esecutivi sopra menzionati;

VISTO

- che in data 15/02/2016 la Società di ingegneria Termostudi srl con sede ad Ancona in Via Guido Rossa n. 8, P. IVA 01274040425 ha emesso la parcella per la liquidazione delle competenze professionali relative alla progettazione delle opere impiantistiche, per un importo di €. 18.355,73, al lordo degli oneri di legge;

La spesa relativa alle opere elettriche dei lavori di *ampliamento del reparto pronto soccorso dell'Ospedale di Urbino (PU), che ammonta ad €. 300.000,00*, viene finanziata con i fondi correnti del bilancio 2016 e verrà registrata sul conto 0102020204 "fabbricati indisponibili";

Constatata la necessità di procedere, quanto prima all'affidamento delle opere elettriche relative all'ampliamento del reparto pronto soccorso dell'Ospedale "Santa Maria della Misericordia" di Urbino, il RUP, procederà, *ai sensi dell'art. 125 comma 8 del D.Lgs n. 163/2006 e s. m. e. i., con affidamento mediante cottimo fiduciario*, nel rispetto dei principi di trasparenza, rotazione, parità di trattamento, a *consultare almeno cinque operatori economici idonei* presenti nell'elenco fornitori creato a seguito di avviso pubblico sul sito ASUR in data 19/02/2015 per la formazione di un elenco di operatori economici da interpellare, nel corso degli anni 2015/2020, per l'esecuzione di lavori pubblici, l'espletamento di servizi e forniture delle strutture sanitarie, ubicate nella provincia di Pesaro ed Urbino, di competenza dell'ASUR Area Vasta n. 1;

Pertanto, con il presente atto, si ritiene opportuno procedere all'approvazione del progetto delle opere elettriche e del relativo quadro economico di spesa, nonché di autorizzare la liquidazione delle competenze professionali spettanti al professionista incaricato di redigere il

relativo progetto e di autorizzare il RUP, Dott. Ing. Rodolfo Cascioli, ad avviare le procedure per l'affidamento della realizzazione delle opere elettriche, mediante cottimo fiduciario, ai sensi dell'art. 125 comma 8 del D.Lgs n. 163/2006 e s. m. e.i. previa consultazione di almeno cinque operatori economici idonei presenti nell'elenco fornitori della nostra stazione appaltante;

Tutto ciò premesso si propone l'adozione del presente provvedimento:

1) di approvare il progetto esecutivo delle opere elettriche, presentato dalla Società Termostudi srl con sede ad Ancona in Via Guido Rossa n. 8, relativo ai lavori di ampliamento del reparto del pronto soccorso dell'Ospedale "Santa Maria della Misericordia" di Urbino, che si compone degli elaborati descritti nel documento istruttorio ed acquisiti agli atti di questa Amministrazione;

2) Di approvare il seguente quadro economico delle opere elettriche dei lavori di ampliamento del pronto soccorso dell'Ospedale di Urbino:

Opere elettriche

Opere elettriche	€.	168.111,23
Oneri della sicurezza	€.	<u>3.038,58</u>
Sommano		€. 171.149,81

SOMME A DISPOSIZIONE:

IVA sui lavori 10%	€.	17.114,98
Spese tecniche +C.N.P.A.I.A 4%	€.	40.500,00
I.V.A. Spese tecniche 22%	€.	8.910,00
Opere in economia per completamento		
Impianti meccanici IVA compresa	€.	50.000,00
Imprevisti + Iva	€.	11.365,21
Incentivi ex art. 95		
D.Lgs. n. 163/06 e s. m. e i.	€.	<u>960,00</u>
Sommano		€. 128.850,19
TOTALE		€. 300.000,00

3) Di dare atto che il responsabile unico del procedimento, ai sensi dell'art. 10 del D.Lgs n. 163/2016 e s. m. e i., è il Dott. Ing. Rodolfo Cascioli, Direttore U.O.C. Patrimonio, Nuove Opere e Attività Tecniche dell'ASUR Area Vasta n. 1;

4) Di autorizzare successivamente il RUP, nei limiti della normativa in materia, ad espletare tutte le procedure necessarie finalizzate all'avvio dell'intervento di affidamento delle opere elettriche ;

 
5) di liquidare le competenze professionali relative alla progettazione esecutiva delle opere impiantistiche, alla Società di ingegneria Termostudi srl, con sede ad Ancona, in Via Guido Rossa n. 8 , - P.IVA 01274040425, per un importo di €. 18.355,73, al lordo degli oneri di legge, corrispondente alla parcella del 15/02/2016;

6) Di dare atto che la spesa complessiva dell'intervento delle opere elettriche di *ampliamento del reparto pronto soccorso dell'Ospedale di Urbino (PU)*, che ammonta ad €. 300.000,00, viene finanziata con i fondi correnti del bilancio 2016 e verrà registrata sul conto 0102020204 "fabbricati indisponibili";

7) Di trasmettere il presente atto al Collegio Sindacale a norma dell'art. 17 della L.R. 26/96 e s. m. e. i..


8) Di dare atto che la presente determina non è sottoposta a controllo regionale, ai sensi dell'art. 4 della legge n. 412/91 e dell'art. 28, della L.R. 26/96 e s.m.e i. ed è efficace dal giorno di pubblicazione nell'albo pretorio informatico aziendale, ai sensi dell'art. 1, comma 6 L.R. n. 36/2013.

Il Responsabile istruttoria
Dott.ssa Magi Emanuela



IL RESPONSABILE DEL PROCEDIMENTO

Dott. Ing. Rodolfo Cascioli

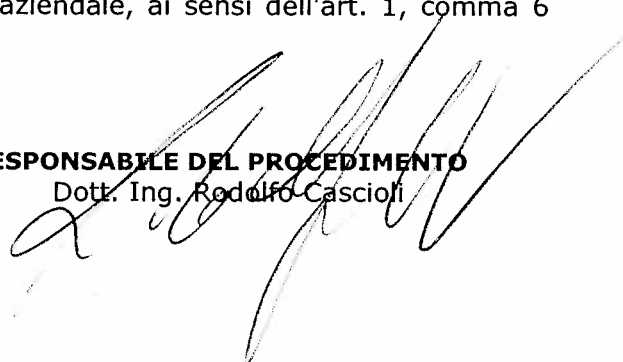


I RESPONSABILI DIRIGENTI DEL CONTROLLO DI GESTIONE, DELLA CONTABILITÀ E BILANCIO DELL'AV1

Si prende atto di quanto dichiarato dal Responsabile del procedimento e si attesta che la spesa relativa all'intervento delle opere elettriche dei lavori di *ampliamento del reparto pronto soccorso dell'Ospedale di Urbino (PU)*, che ammonta ad €. 300.000,00, viene finanziata con i fondi correnti del bilancio 2016 e verrà registrata sul conto 0102020204 "fabbricati indisponibili".

Il Responsabile del Controllo di Gestione

 Dott.ssa Anna Olivetti



Il Responsabile del Bilancio

Dott.ssa Laura Cardinali



Numero	155	Pag.	8
Data	11 MAR. 2016		

- ALLEGATI -

Gli elaborati progettuali e la fattura che viene liquidata con il presente atto risultano agli atti di questa amministrazione.